
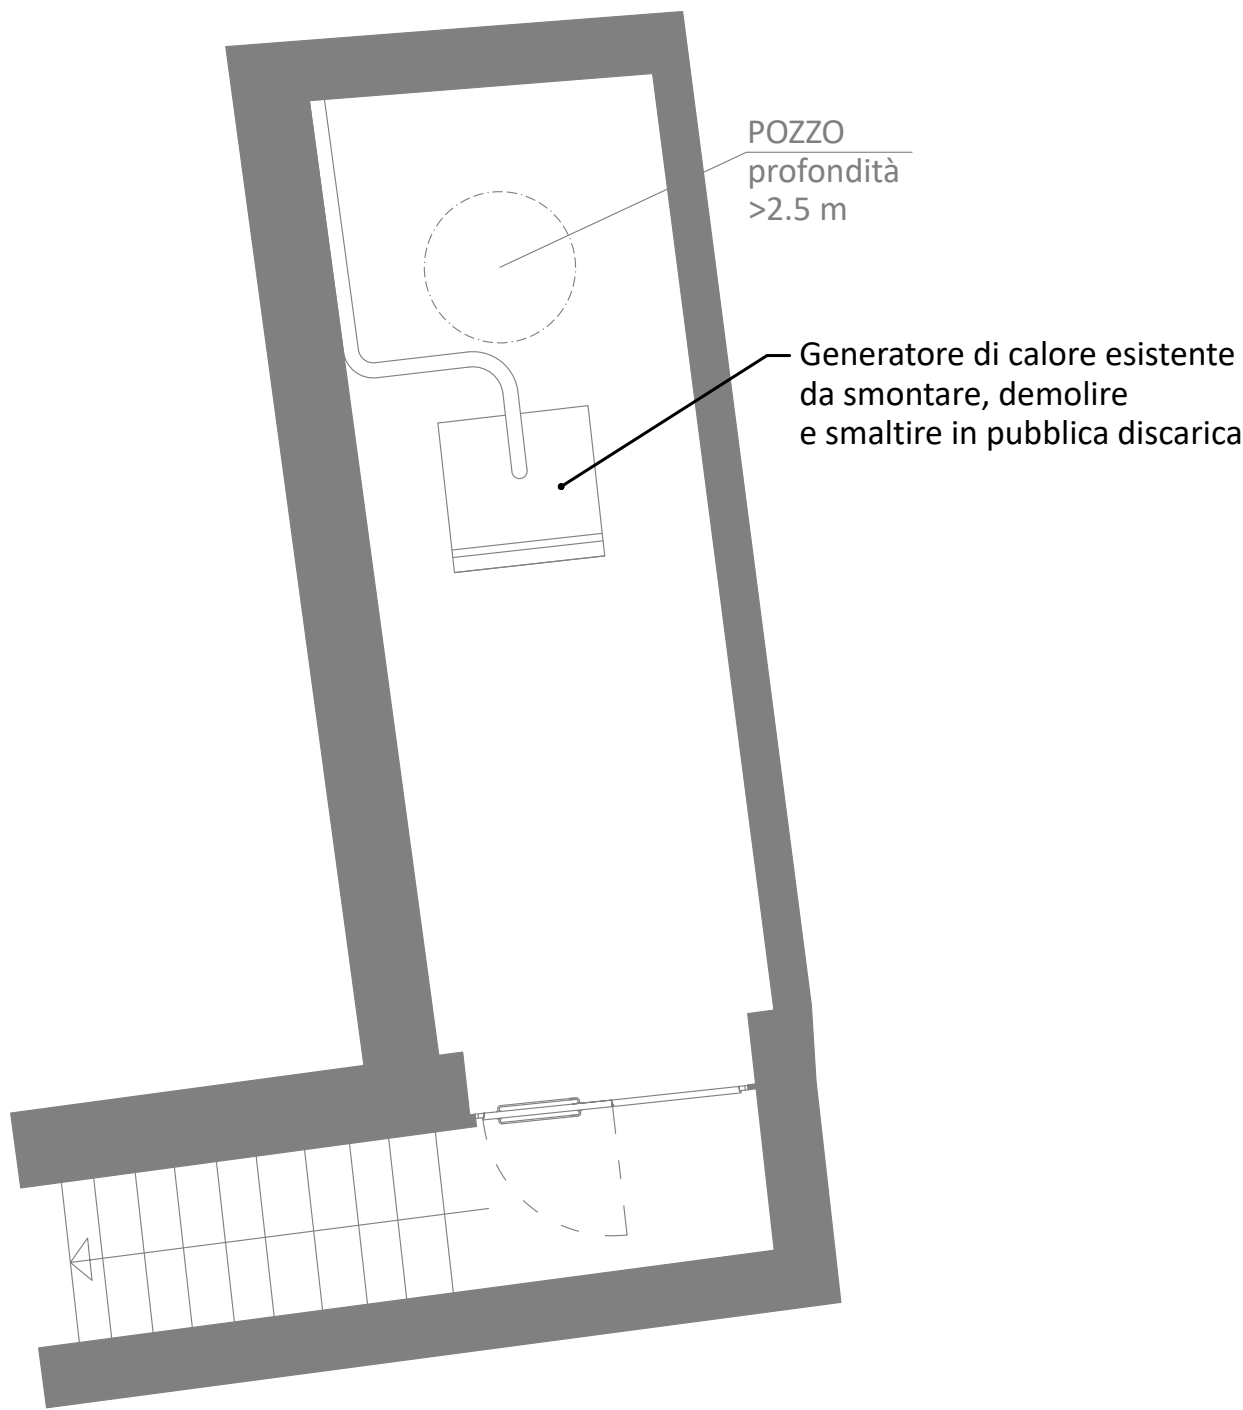


LEGENDA IMPIANTO RISCALDAMENTO ESISTENTE	
	Terminale radiatore esistente da rimuovere e smaltire in pubblica discarica

PIANTA PIANO TERRA
scala 1:50





COMMITTENTE:
COMUNE DI FELETTO

OGGETTO:
**RIVALUTAZIONE EX ASILO CONIUGI FASCIO.
CUP C23G22000010007, CIG 9549885E65**

LOCALITÀ DELL'INTERVENTO:
COMUNE DI FELETTO, VIA LUIGI FASCIO, N° 6

FASE PROGETTUALE:
PROGETTO DEFINITIVO

ARCHIVO:

5822	017	IM	002	DEF	00
------	-----	----	-----	-----	----

TITOLO ELABORATO:
IMPIANTI TERMICO ESISTENTE



CODICE AREA:
IM

N° ELABORATO:
002

DATA:
Loranzè, Aprile 2023

CONTROLLO QUALITÀ ELABORATI		REDAZIONE		VERIFICATO		RECAMINATO		APPROVATO		REV		DATA		NOTE	
COOICE	AMBITO PROGETTUALE	RESPONSABILE D'AREA	DISG.	A.D.	COORDINATORE	RESP. PROJ.									
ARC	ARCHITETTURA EDIZIONALE	Arch. A. DEMARIA - Arch. M. DI PINNA	1
CGO	AMBIENTE E TERRITORIO	Ing. P. CARLUCCI	2
EDR	EDILIZIA	Ing. M. VERNETTI ROSINA	3
EL	IMPIANTI ELETTRICI E PREVENZIONE INCENDIO	Ing. G. ZAPPALÀ	4
IME	IMPIANTI FLUIDO MECCANICI	Ing. A. BRIGOLINI	5
ISC	SECUREZZA	Ing. A. MONTICELLI	6
STR	STRUTTURE E INFRASTRUTTURE	Ing. A. VECCHIARELLI - Ing. T. TORINO	7
UVI	PREVENZIONE INCENDIO	Ing. G. ZAPPALÀ	8
EDT	COLLAUDAZIONE SISTEMI	9



PROGETTISTA:
**Dott. Ing. Gianluca NOASCONO
N° 8292 Y ALBO INGEGNERI
PROVINCIA DI TORINO**

ALTRA FIGURA:
**Arch. Alessandro DEMARIA
N° 8982 Ordine degli
Architetti di Torino**

IL DIRETTORE TECNICO:
Dott. Ing. Gianluca NOASCONO

IL DIRETTORE TECNICO:
Dott. Ing. Alessandro DEMARIA



Stamp of Ordine degli Architetti di Torino



Stamp of Ordine degli Ingegneri di Torino



Stamp of Ordine degli Architetti di Torino